




Übersicht:

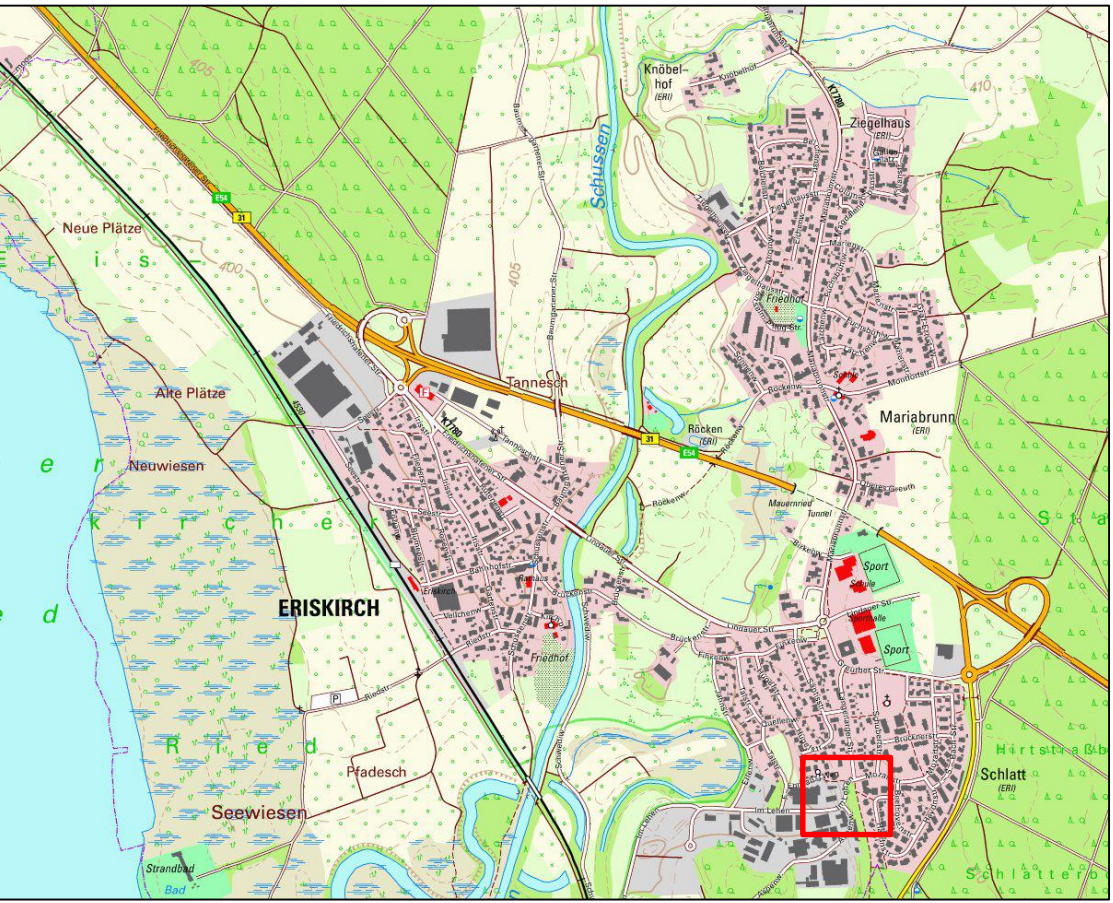

Zeichenerklärung:

Kanal

- Mischwasser
- Schmutzwasser
- Regenwasser
- Sickerleitung

Wasserleitung

- Hauptleitung stillgelegt
- Hauptleitung Bestand alt, vermessen
- Hausanschluss Betsand
- Hauptleitung Bestand alt, digitalisiert
- Hauptleitung Planung

Straßenbau

- Fahrbahnbelag Planung

Moorkataster

Moorkarte Baden-Württemberg

- Anmoor


Moorkarte (BK50)

- Niedermoor

Versorgungsleitungen-Bestand

- Altlasten
- Kabel/Kabelbündel Stromleitung Mittelspannung
- Kabel/Kabelbündel Stromleitung Niederspannung
- Kabel/Kabelbündel Strassenbeleuchtung
- Gasleitung
- Medien / Telekommunikation
- Glasfaser
- Kabelleerrohr

Die Leitungsführung der Kabel dient nur zur Übersicht. Die genaue Lage ist bei den entsprechenden Versorgungsunternehmen einzuholen.

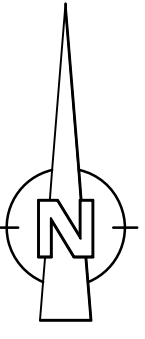

(NHN) - Höhen, Höhen über Normalhöhen-Null,	DHHN2016, Status 170	eingeführt 2016
Höhen im alten System	alte badische und württembergische Höhen	eingeführt 1885
Höhen im neuen System (NN) - Höhen, Höhen über Normalnull,	DHHN12, Status 100,130	eingeführt 1979
Normalhöhen-System (NHN) - Höhen, Höhen über Normalhöhennull,	DHHN92, Status 160	eingeführt 2008
Stand ALK: 03.2023	Name ALK: Eriskirch	

WASSER-MÜLLER INGENIEURBÜRO GMBH			
Jarekstr. 7 + 9 88400 Biberach www.wm-bc.de		Tel. 07351 / 1586-0 Fax. 07351 / 1586-13 info@wm-bc.de	
Bauherr: ZV WV Unteres Schussental Sitz Meckenbeuren, Bodenseekreis		Anerkannt, der Bauherr: 	
Vorhaben: Wasserleitung im Lehen, Schlatt		Index Plan Nr. 64 303 00	
Ausführungsplanung		bearb. ND	
Lageplan		gez. NK	
Maßstab: 1:250		Biberach, den 13.11.2024	